



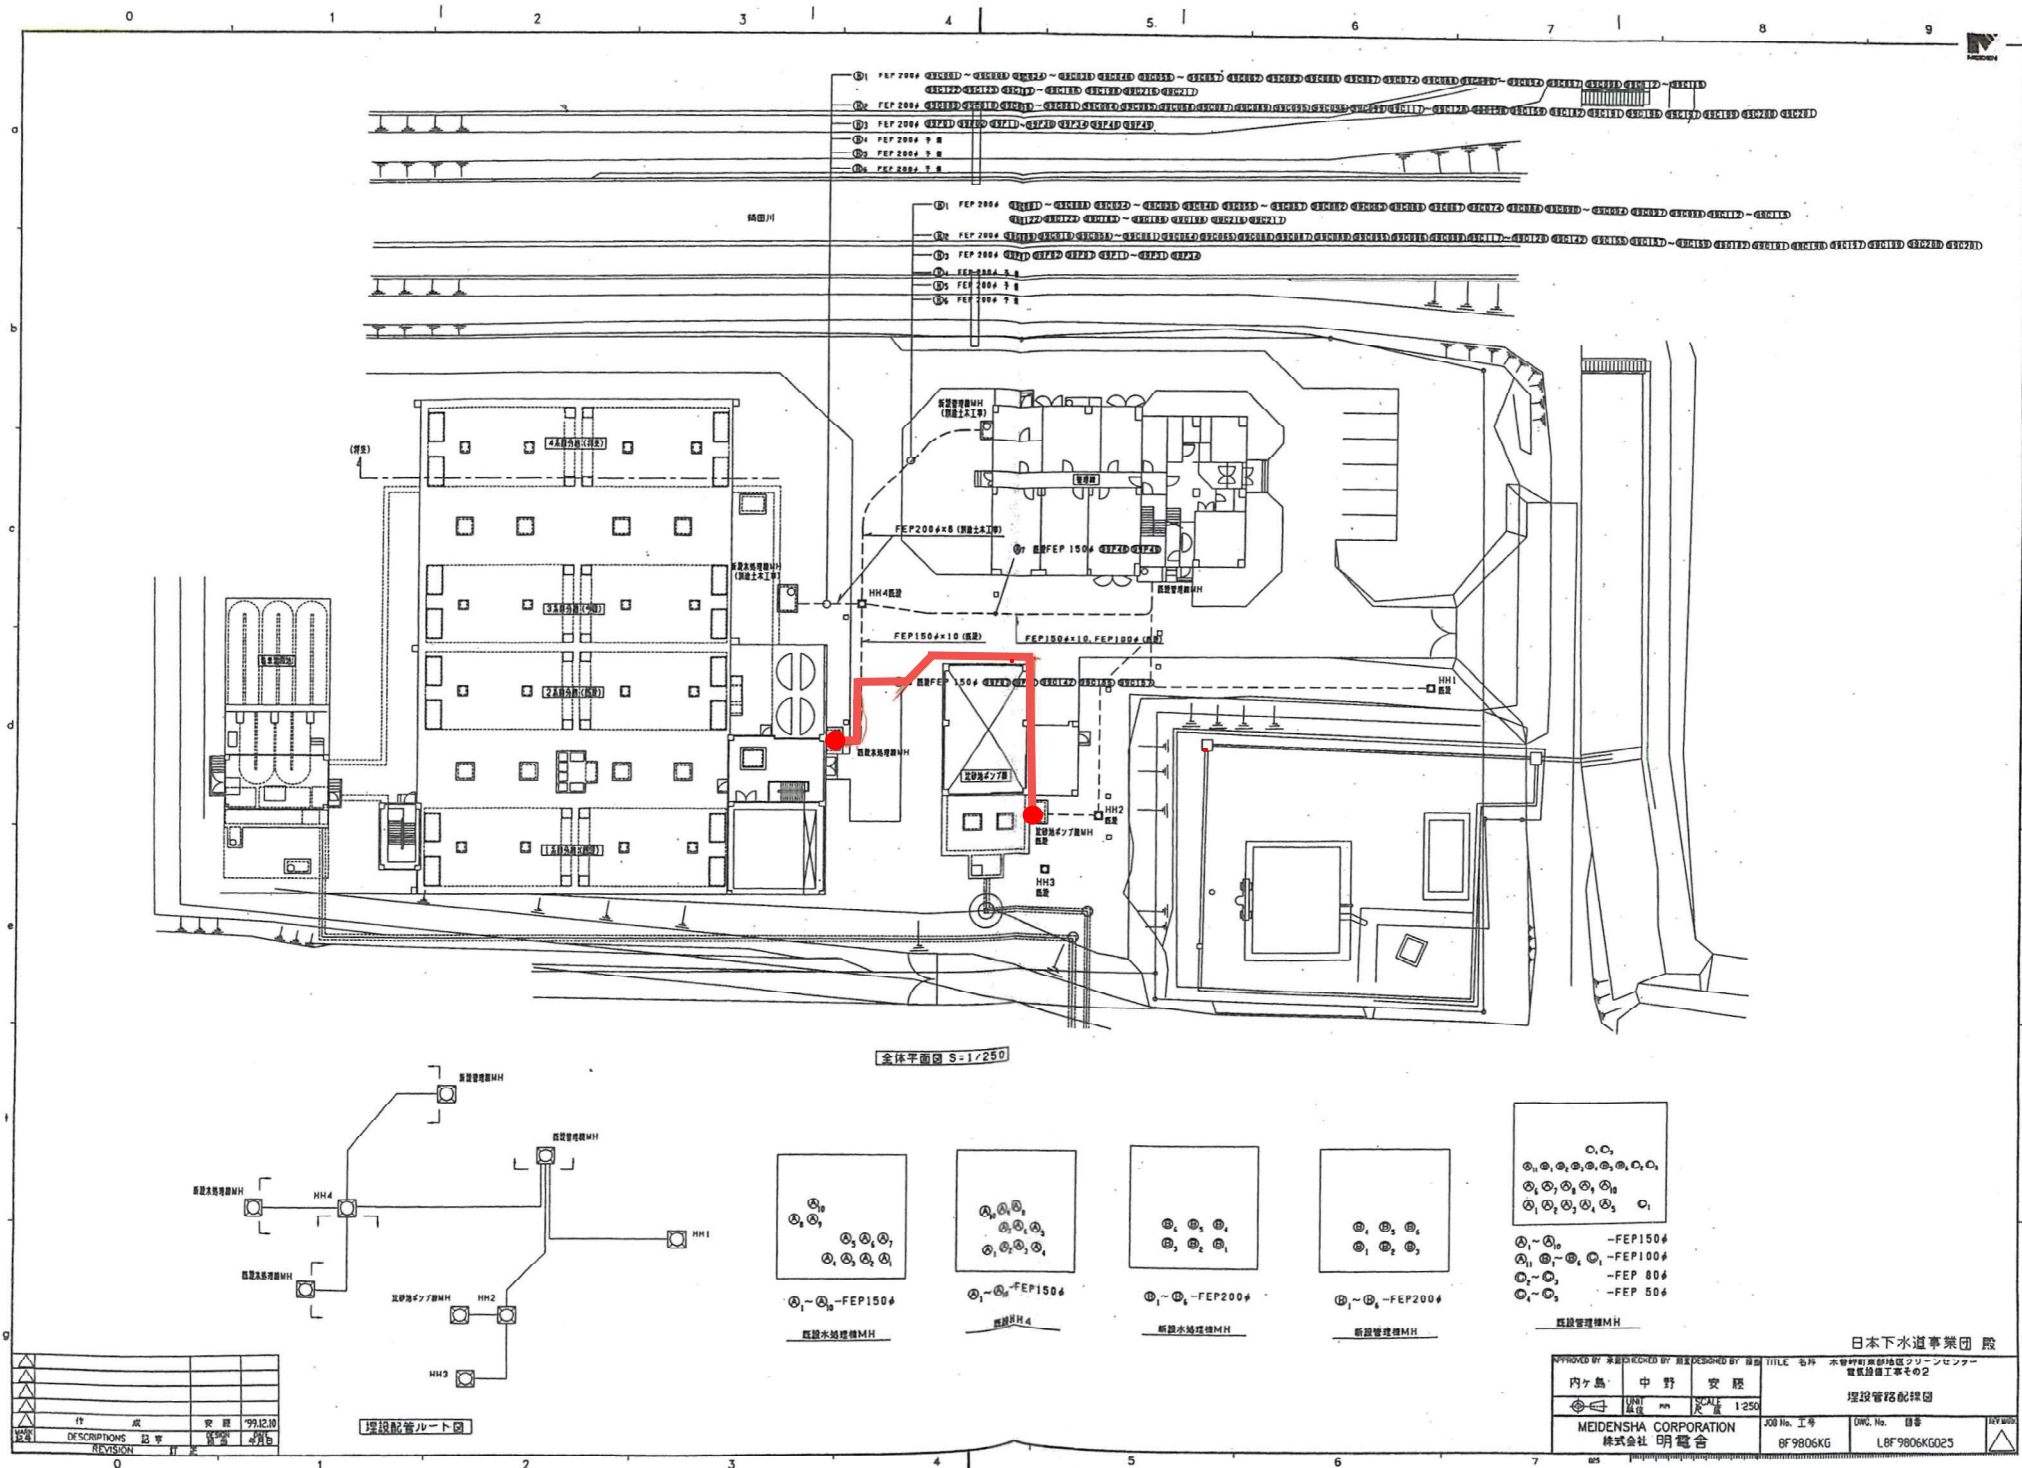

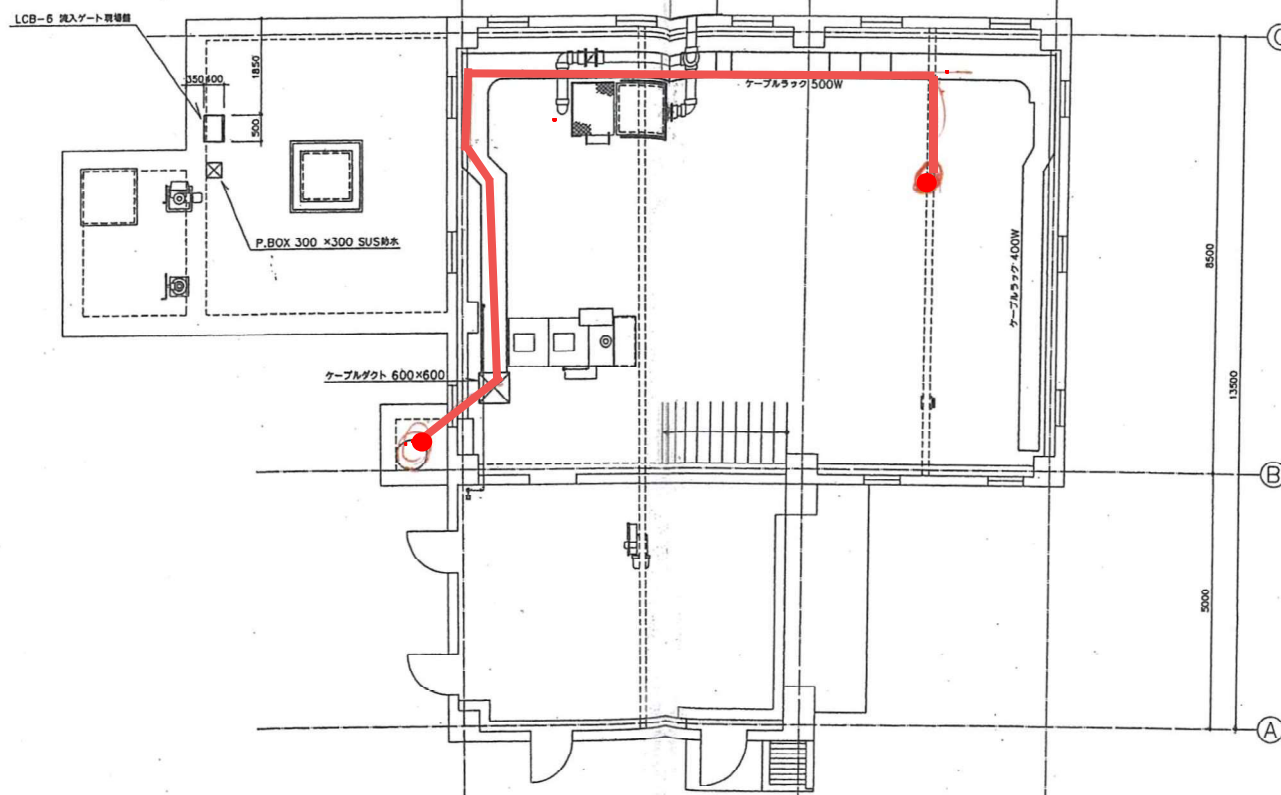

沈砂池水/機1階平面図 S=1/50

REVISION	DESCRIPTION	DATE	BY	CHK
0				

APPROVED BY 承認		CHECKED BY 校閲		DESIGNED BY 設計		TITLE 名称	
MEIDENSHA CORPORATION		株式会社 明電舎		8F5124KC		L8F5124KG029	
JOB No. 工事		8F5124KC		DWG No. 図番		L8F5124KG029	
日本下水道事業団 股		水質汚濁対策施設クリーンセンター増設設備工事		沈砂池ポンプ機1階機配置図			

B-B 断面圖 S=1/100


沈砂池ポンプ棟1階平面図 S=1/100

A-A 断面图 S=1/100

ケーブルダクト取付図 S-1/40

REVISED BY	DESCRIPTIONS	REVISION DATE	% DATE

APPROVED 承認		CHECKED 確認	DESIGNED 設計	TITLE 名称 本館町町民局地区センター増築改修工
			沈砂池・ポンプ棟・ブルラック及ダクト	
	UNIT 単位	SCALE スケール	JOB No. 工事番号 DWG. No. 図番	
MEIDENSA CORPORATION 株式会社 明電舎			8F5124KC 1.8F5124KC030	

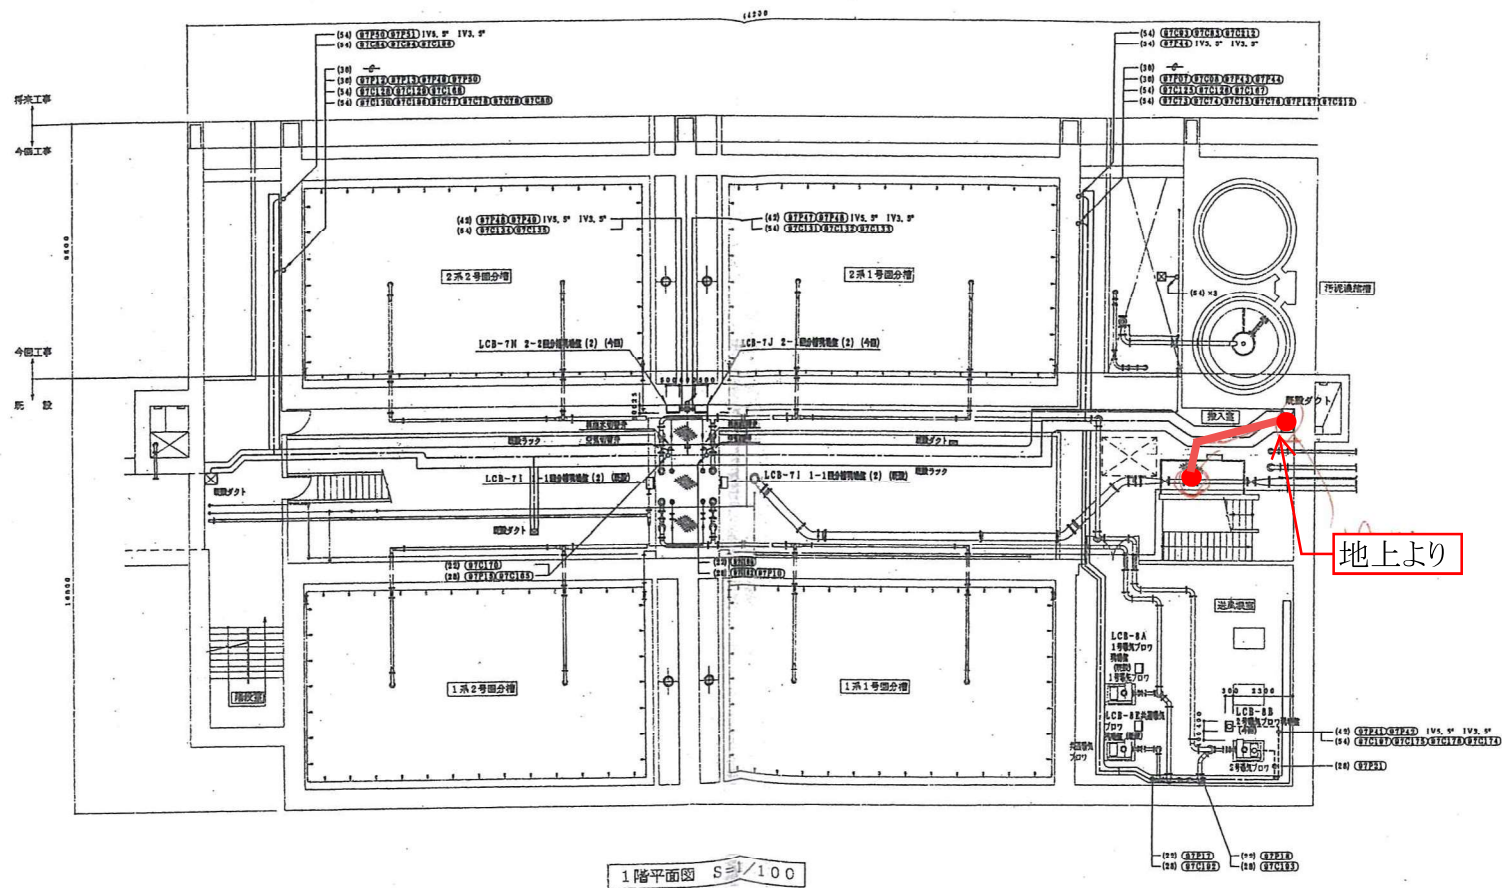

作成	安南
監査	田中
承認	田中
DATE	2014.04.14

APPROVED BY	CHECKED BY	DESIGNED BY	TITLE
田中	田中	田中	本都庁東部地区クリーンセンター電気設備工事
田中	田中	田中	回分槽地下1階配管; 配線図
MEIDENSHA CORPORATION	田中 工務	田中 田中	
株式会社 明電舎	8F5124KG	L8F5124KG014	